


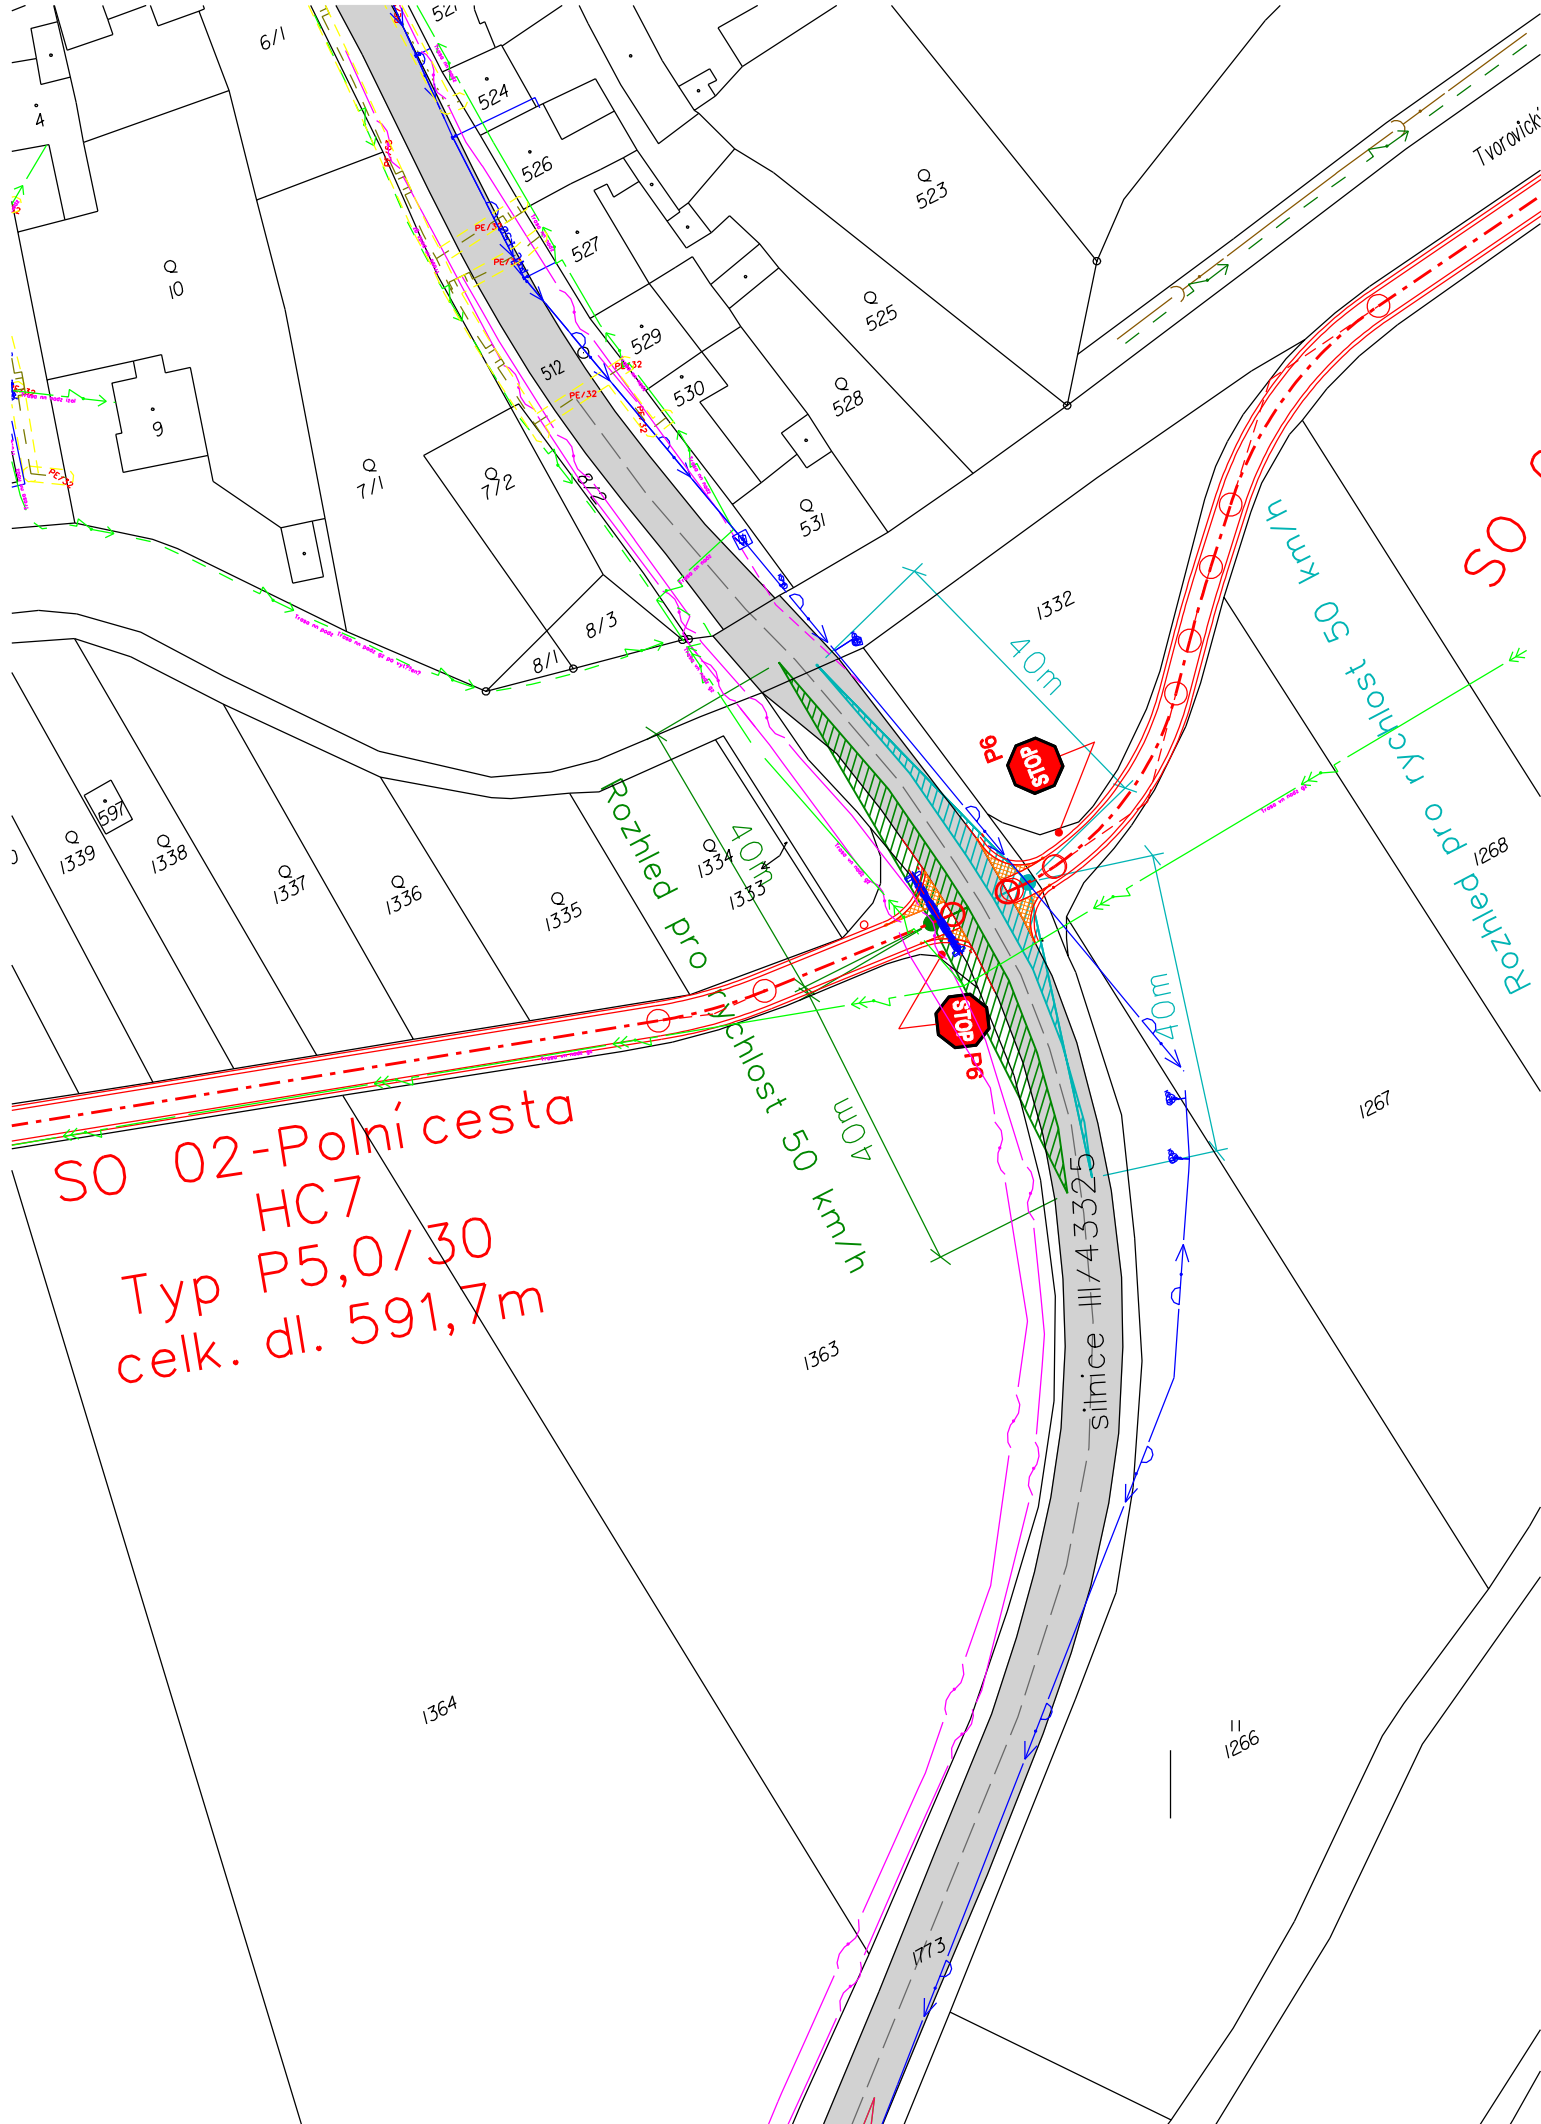

LEGENDA:

- 2463 parcela KN, parcelní číslo
- navrhovaná cesta HC6 (SO 01)
- navrhovaná cesta HC7 (SO 02)
- rozhledové poměry na silnici III/43325 (platí pro PC HC6)
- rozhledové poměry na silnici III/43325 (platí pro PC HC7)
- SDZ - nové

STAV. INŽ. SÍTĚ:

- vodovod - VaK, obec Měrovice nad Hanou
- sdělovací kabel - CETIN
- plynovod STL - RWE
- nadzemní vedení VN - ČEZ
- nadzemní vedení NN - ČEZ
- podzemní vedení NN - ČEZ
- přípojka elektro - obec Měrovice nad Hanou
- kanalizace - obec Měrovice nad Hanou

STANOVENO
č.j. MMPr/262255/2021/MII
27. 12. 2021
Magistrát města Přerova

ZÁKRESY PODZEMNÍCH INŽ. SÍTÍ NELZE POUŽÍT
JAKO VYTÝČOVACÍ VÝKRES. PŘED ZAHÁJENÍM
STAVEBNÍCH PRACÍ MUSÍ INVESTOR ZAJISTIT
VYTÝČENÍ SÍTÍ JEJICH SPRÁVCI A OZNAČENÍ SÍTÍ
V TERÉNU DLE PLATNÝCH PŘEDPISU

VÝŠKOVÝ SYSTÉM: BpV
SOUŘADNICOVÝ SYSTÉM: S-JTSK

Vypracoval	Zodpov.projektant	Hl. Ing. projektu	Vedoucí střediska	 AGPOL s.r.o. Jungmannova 153/12 779 00 Olomouc Česká republika	
Ing. Plhák Václav	Ing. Jakub Feltl	Ing. Skácel Miroslav	Ing. Vaculín O., Ph.D.		
Místo stavby	k.ú. Měrovice nad Hanou		Kraj Olomoucký	Počet formátů	2 A4
Investor	ČR - Státní pozemkový úřad, Krajský pozemkový úřad pro OK			Datum	03/2016
Akce - objekt	SO 01, SO 02 Realizace opatření KoPÚ k.ú. Měrovice nad Hanou			Stupeň	DSP a R
				Zakázkové číslo	2710/040
				Archivní číslo	2710
Příloha	Situace - rozhledové poměry PC HC6 a PC HC7			Měřítko 1:1000	Číslo výkresu C.1.2.5.1